




VZOROVÝ PODÉLNÝ PROFIL

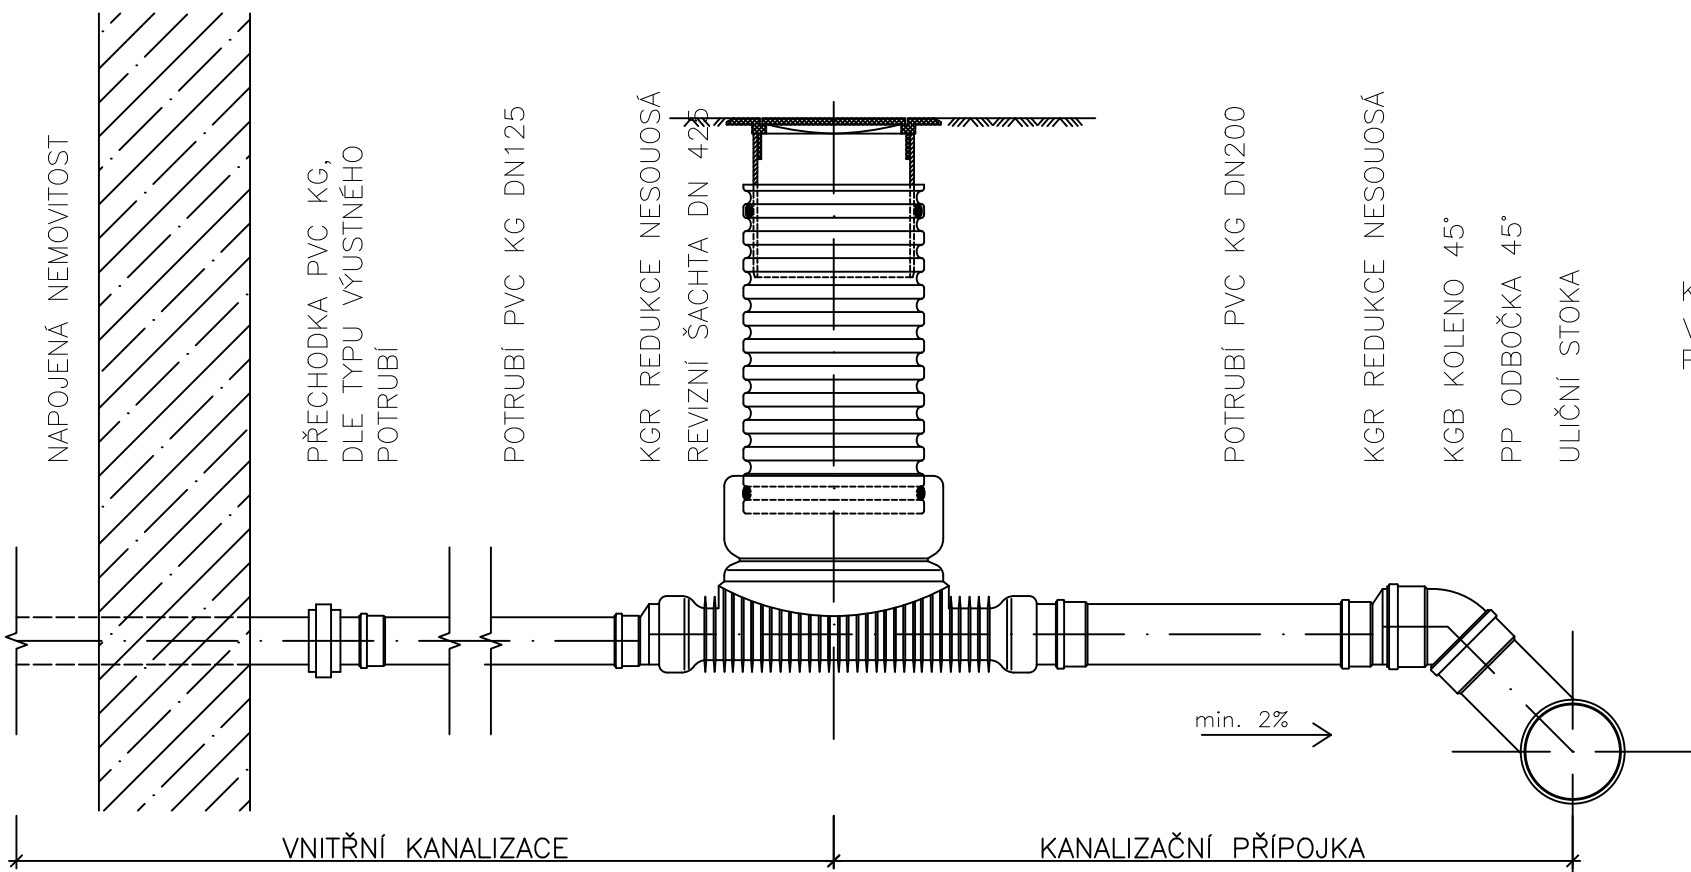

VZOROVÝ ŘEZ ULOŽENÍ POTRUBÍ
KANALIZAČNÍ PŘÍPOJKA

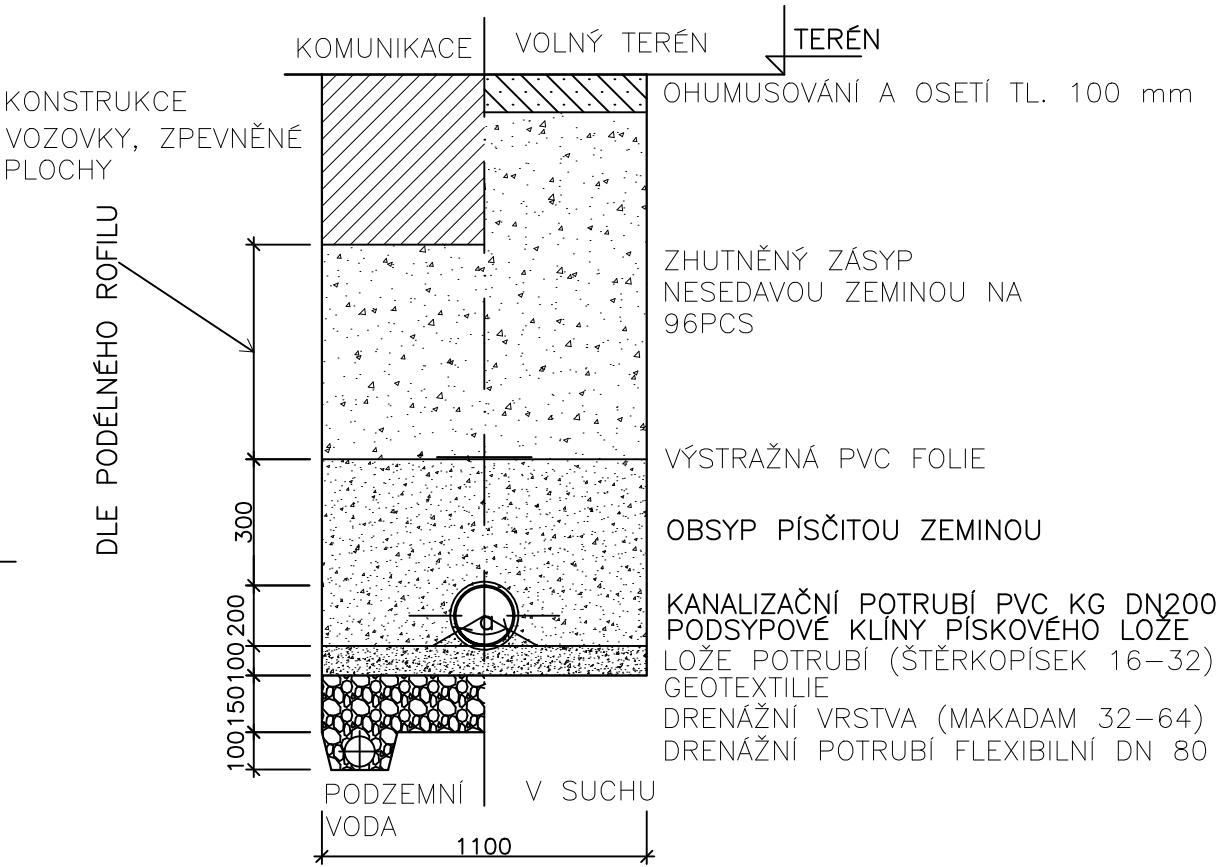

VZOROVÝ PŮDORYS

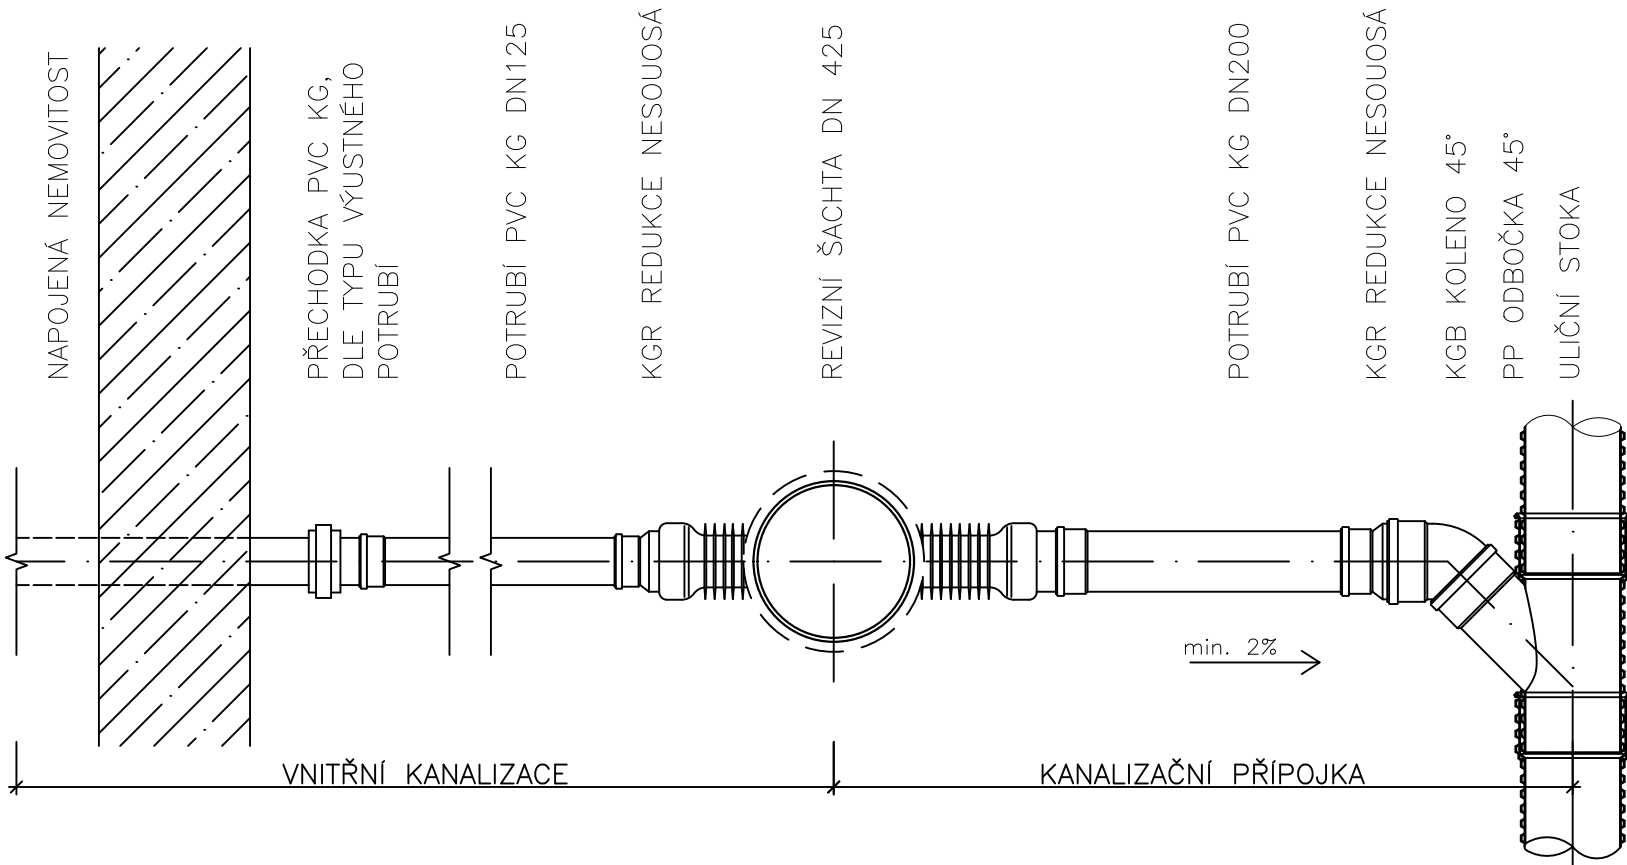

SOLICITE s.r.o. Lidická 292/38, 150 00 Praha 5 - Smíchov, IČ 02232651 www.solicite.cz info@solicite.cz, 222 760 456						
Zodpovědný projektant: ČKAIT 0013904 Ing. Jan Richter		Kontroloval: Ing. Karel Prchal	Vypracoval: Ing. Jakub Panáček			
Kraj: Vysočina		k.ú.: Nová Ves u Světlé, 705985				
Investor: Obec Nová Ves u Světlé, Nová Ves u Světlé 5, 582 91, Nová Ves u Světlé, IČ: 65197887						
Název stavby: <div>NOVÁ SPLAŠKOVÁ KANALIZACE A ČERPACÍ ŘÁD NA ČOV SVĚTLÁ n/Sáz</div>						
SO 04 KANALIZAČNÍ PŘÍPOJKA					Číslo paré:	
					Formát: 2 x A4	
Výkres: <div>VZOROVÉ VÝKRESY</div>					Datum: 09/2022	
					Stupeň: DPS	
					Číslo zakázky: 22 004	
					Verze: 2022/11-07	
					Měřítko: 1:10	Číslo výkresu: D.4