

LEGENDA

NAVROVÁVACÍ STAVBY

- SO 01 Kanalizace
- gravitační stoka, kanalizační šachta
 - kanalizační výtlač
- SA-8 kanalizační vstupní/revizní šachta
- CS / VS čistíř / vzdušňáková šachta
- chráněná
- SO 02 Čerpací stanice
- čerpací stanice - suchá jímka
 - oplocení
 - stání pro obsluhu
 - terénní úpravy
 - zelený elektro pilíř
- SO 03 Přípojka NN pro ČS
- přípojka NN
- SO 04 Kanalizační přípojky
- gravitační přípojka, revizní šachta
 - tlaková přípojka, DCU
 - ID kanalizační přípojky
- SOLVUJÍCÍ INVESTIČNÍ AKCE
- "ZTV pro 4 RD Nová Ves u Světlé"
- splásková kanalizace
 - přípojka uliční vpusť
 - vodovod
 - STL plynovod
 - vedení NN
 - sčítací vedení
- "Rekonstrukce komunikace II/150
Dobrá nad Sázkou - Světlá nad Sázkou"
- navržené hrany komunikace
 - a terénní úpravy

STÁVAJÍCÍ TECHNICKÁ INFRASTRUKTURA

- jednotná kanalizace - Obec Nová Ves u Světlé
- jednotná kanalizace - Vodovody a kanalizace Havlíčkův Brod, a.s.
- plynovod STL - GasNet, s.r.o.
- vodovod, vodovodní přípojka - Vodovody a kanalizace Havlíčkův Brod, a.s.
- vedení nadzemní NN, VN - ČEZ Distribuce, a.s.
- vedení podzemní NN, VN - ČEZ Distribuce, a.s.
- trafostanice VVNN - ČEZ Distribuce, a.s.
- sčítací vedení nadpodzemní - CETIN a.s.
- sčítací vedení podzemní - První telefonní společnost s.r.o., Metropolitní s.r.o., ROWANet
- náhlí kabel veřejného osvětlení - TBS Světlá nad Sázkou, p.o.

POVRCHY

- komunikace II. třídy č.150, živitý povrch - KSÚS Vysodiny
- mištní komunikace, živitý povrch
- mištní komunikace, šlátkový kryt
- chodník, betonová dlažba

KATASTRÁLNÍ MAPA

- hranice katastrálních území
- hranice parcel, číslo pozemkové parcely
- hranice parcel, číslo stavební parcely
- vnitřní kresba parcel
- číslo popisné


OSTATNÍ

- ochranné pásmo kanalizace dle zákona č. 274/2001 Sb.

OSTATNÍ

- geotechnická sonda

KLAD LÍSTŮ

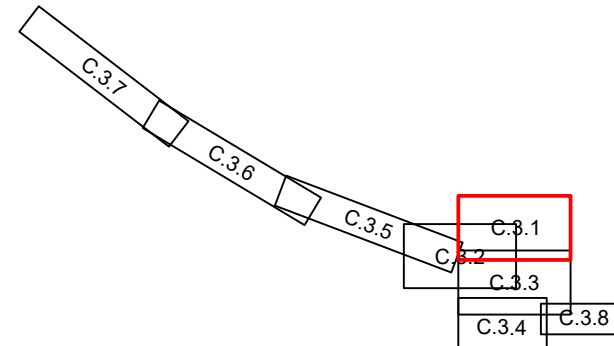

SOLICITE s.r.o. Lidická 292/38, 150 00 Praha 5 - Smíchov, IČ 02232651

www.solicite.cz info@solicite.cz, 222 760 456

Zodpovědný projektant: OKAT 0013904 Kontroloval: Ing. Jan Richter Vypracoval: Ing. Karel Píchal

Kraj: Vysoký Ústí nad Labem K.Ú.: Nová Ves u Světlé nad Sázkou (okres Havlíčkův Brod): 705985 Světlá nad Sázkou (okres Havlíčkův Brod): 760510

Investor: Obec Nová Ves u Světlé nad Sázkou, IČ 65197887

Název stavby: NOVÁ SPLÁSKOVÁ KANALIZACE

A ČERPAČÍ ŘÁD NA ČOV SVĚTLÁ N/SÁZ

C- SITUACNÍ VÝKRESY

Výkres: KOORDINAČNÍ SITUACE - díl č.1

Číslo par: 8 x A4

Datum: 10/2022

Stupeň: DPS

Číslo zakázky: 22 024

Verze: 2022/10-01

Měřítko: 1:500

Číslo výkresu: C.3.1