

LEGENDA

NAVROVANÉ STAVBY

- SO 01 Kanalizace
- gravitační stoka, kanalizační šachta
  - kanalizační výtah
- ŠA-8 kanalizační vstupní/revizní šachta
- ČS i VS čistící / vzdušníková šachta
- chránička
- SO 02 Čerpací stanice
- čerpací stanice - suchá jímka
  - oplocení
  - stání pro obsluhu
  - terénní úpravy
  - zděny elektro pilíř
- SO 03 Přípojka NN pro ČS
- přípojka NN
- SO 04 Kanalizační přípojky
- gravitační přípojka, revizní šachta
  - tlaková přípojka, DČJ
  - ID kanalizační přípojky
- SOUVISEJÍCÍ INVESTIČNÍ AKCE
- "ZTV pro 4 RD Nová Ves u Světlé"
- splšková kanalizace
  - přípojka uliční vpusti
  - vodovod
  - STL plynovod
  - vedení NN
  - sđelovací vedení
- "Rekonstrukce komunikace II/150  
Dobrá nad Sázavou - Světlá nad Sázavou"
- navržené hrany komunikace
  - a terénních úprav

STÁVAJÍCÍ TECHNICKÁ INFRASTRUKTURA

- jednotná kanalizace - Obec Nová Ves u Světlé
- jednotná kanalizace - Vodovody a kanalizace Havlíčkův Brod, a.s.
- vodovod, vodovodní přípojka - Vodovody a kanalizace Havlíčkův Brod, a.s.
- plynovod STL - GasNet, s.r.o.
- vedení nadzemní NN, VN - ČEZ Distribuce, a. s.
- vedení podzemní NN, VN - ČEZ Distribuce, a. s.
- trafostanice VV/NN - ČEZ Distribuce, a. s.
- sđelovací vedení nad/podzemní - CETIN a.s.
- sđelovací vedení podzemní - První telefonní společnost s.r.o., Metropolitní s.r.o., ROWANet
- nápadící kabel veřejného osvětlení - TBS Světlá nad Sázavou, p.o.

POVRCHY

- komunikace II. třídy č.150, živičný povrch - KSUS Vysokýný
- místní komunikace, živičný povrch
- místní komunikace, šterkový kryt
- chodník, betonová dlažba


KATASTRÁLNÍ MAPA

- hranice katastrálních území
- hranice parcel, číslo pozemkové parcely
- hranice parcel, číslo stavební parcely
- vnitřní kresba parcel
- číslo popisné

OSTATNÍ

- ochranné pásmo kanalizace dle zákona č. 274/2001 Sb.
- JV3 geotechnická sonda

KLAD LISTU

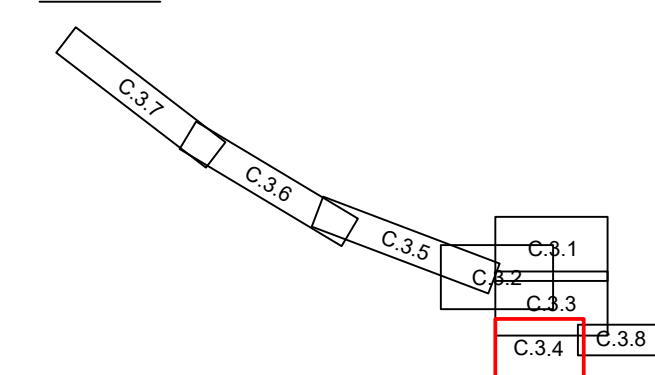

SOLICITE s.r.o. Lidická 292/38, 150 00 Praha 5 - Smíchov, IČ 02232651  
www.solicite.cz; info@solicite.cz; 222 760 456



Zodpovědný projektant: ČKAIT 0013904 Ing. Jan Richter	Kontroloval: Ing. Jan Richter	Vypracoval: Ing. Karel Pechal	Číslo paré:
Kraj: Vysočina	k.ú.: Nová Ves u Světlé nad Sázavou (okres Havlíčkův Brod); 705985 Světlá nad Sázavou (okres Havlíčkův Brod); 760510		
Investor: Obec Nová Ves u Světlé, Nová Ves u Světlé 5, 582 91 Nová Ves u Světlé, IČ: 65197887			

Název stavby: <b>NOVÁ SPLAŠKOVÁ KANALIZACE A ČERPACÍ ŘÁD NA ČOV SVĚTLÁ N/SÁZ</b> <b>C- SITUAČNÍ VÝKRESY</b>	Formát: 8 x A4
Výkres: KOORDINAČNÍ SITUACE - díl č.4	Datum: 10/2022
	Stupeň: DPS
	Číslo zakázky: 22 024
	Verze: 2022/10-01
	Měřítko: 1:500
	Číslo výkresu: C.3.4