



PŘÍČNÝ ŘEZ

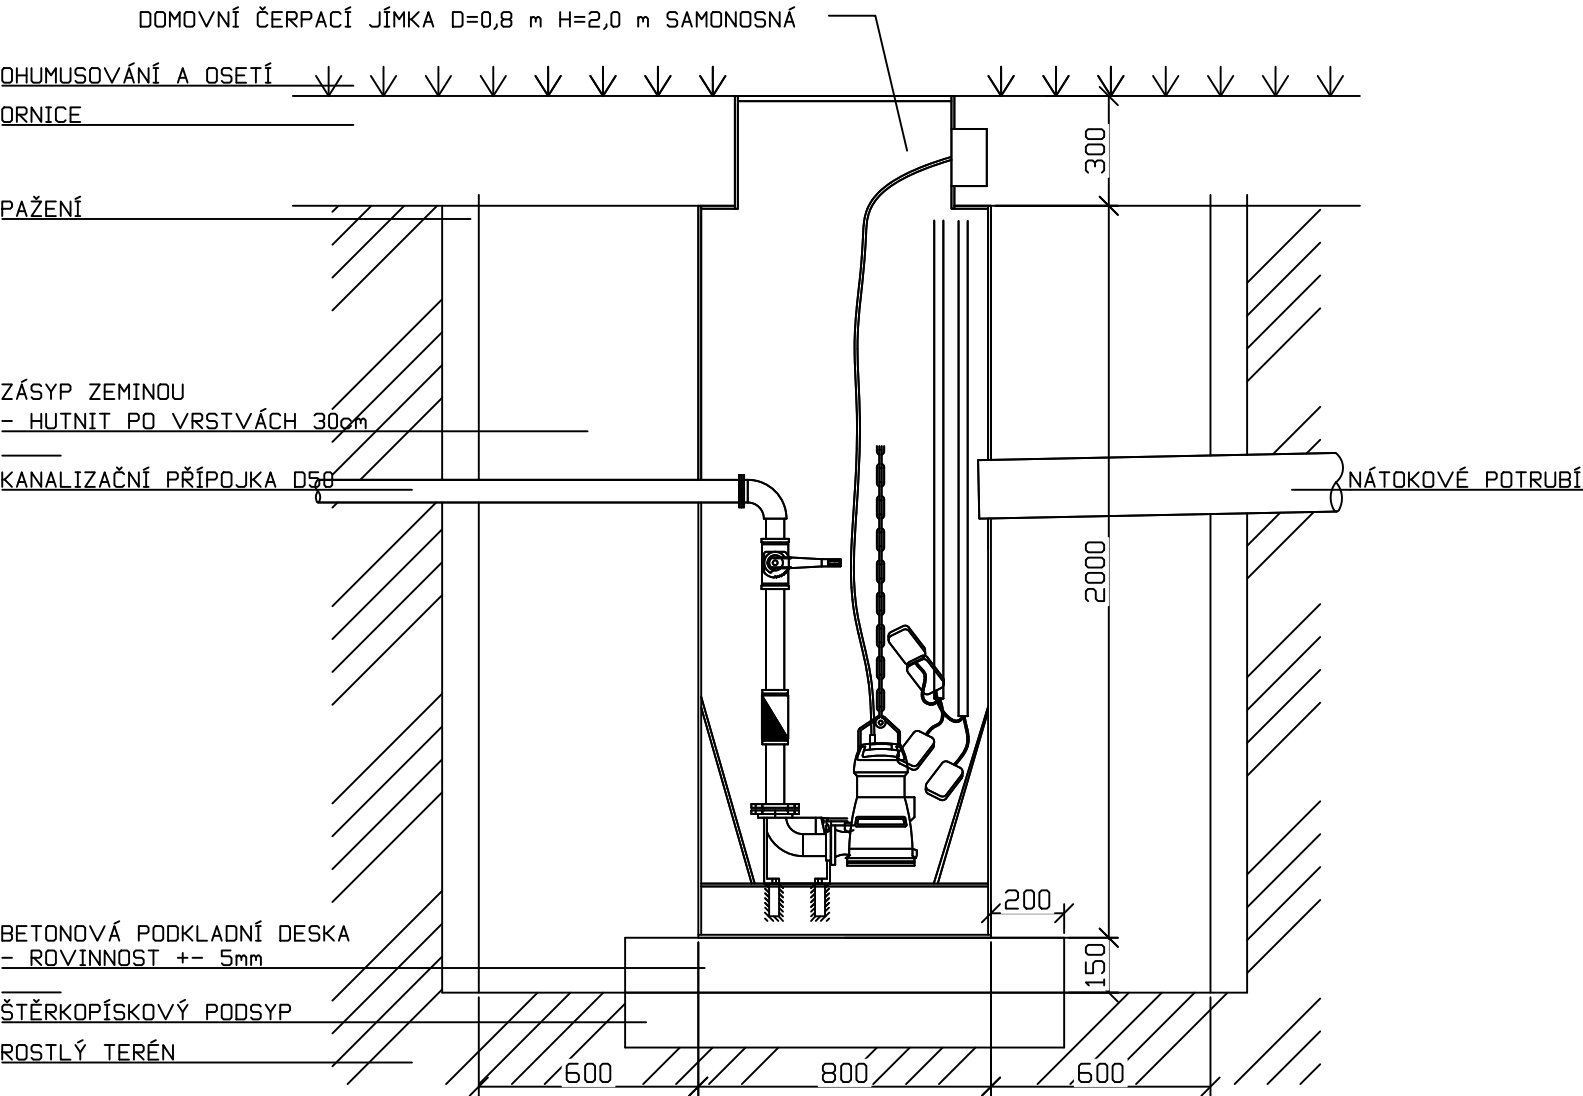

PŮDORYS

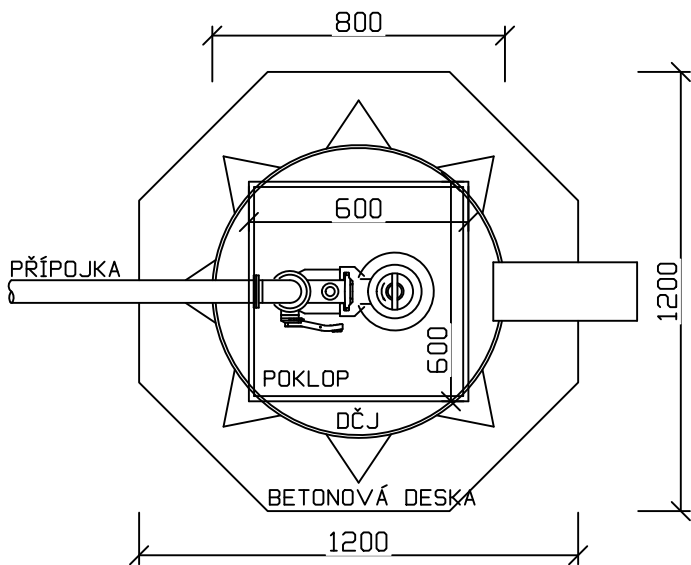

SOLICITE s.r.o. Lidická 292/38, 150 00 Praha 5 - Smíchov, IČ 02232651
www.solicite.cz info@solicite.cz, 222 760 456



Zodpovědný projektant: ČKAIT 0013904 Ing. Jan Richter		Kontroloval: Ing. Karel Prchal	Vypracoval: Ing. Jakub Panáček	Číslo paré:	
Kraj: Vysočina		k.ú.: Nová Ves u Světlé, 705985			
Investor: Obec Nová Ves u Světlé, Nová Ves u Světlé 5, 582 91, Nová Ves u Světlé, IČ: 65197887					
Název stavby:					
NOVÁ SPLAŠKOVÁ KANALIZACE A ČERPACÍ ŘÁD NA ČOV SVĚTLÁ n/Sáz					
SO 04 KANALIZAČNÍ PŘÍPOJKA				Formát: 2 x A4	
				Datum: 11/2022	
				Stupeň: DPS	
				Číslo zakázky: 22 004	
				Verze: 2022/11-07	
Výkres: VZOROVÝ VÝKRES ULOŽENÍ DOMOVNÍ ČERPACÍ JÍMKY				Měřítko: 1:10	Číslo výkresu: D.5